



Anlage 5


Lageplan Kanalbau/RKB/ RRB

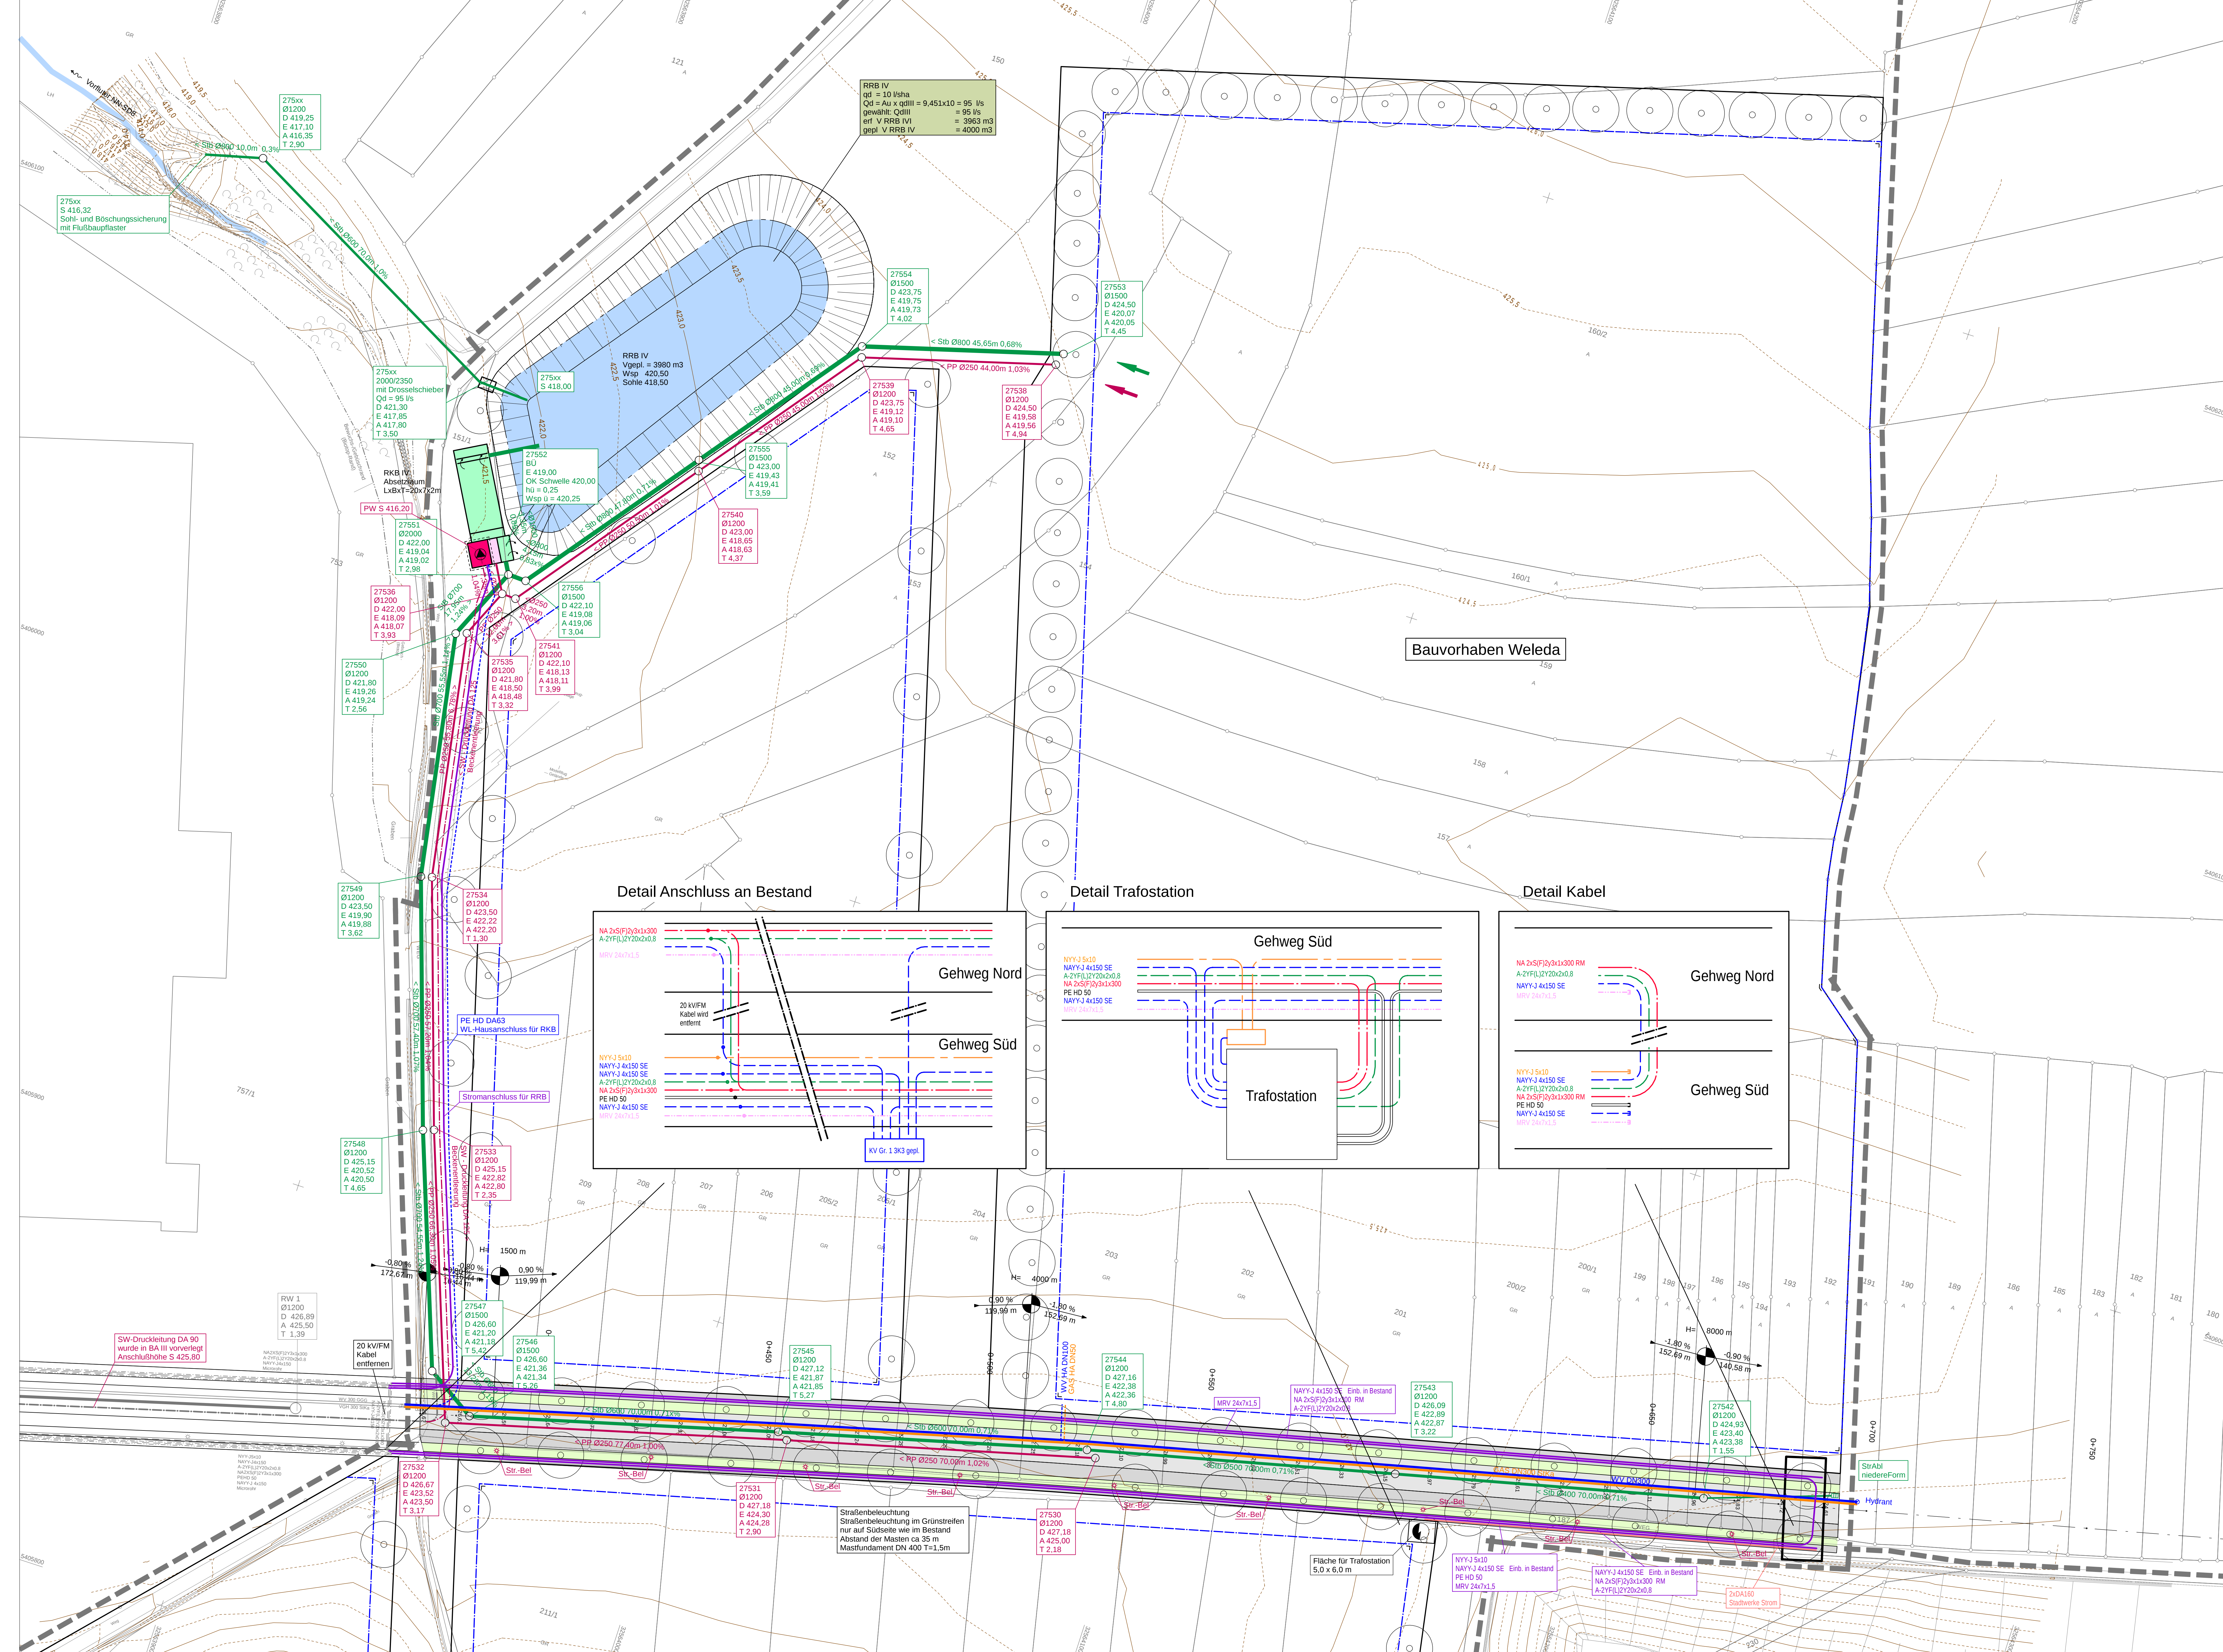


Detail Anschluss an Bestand

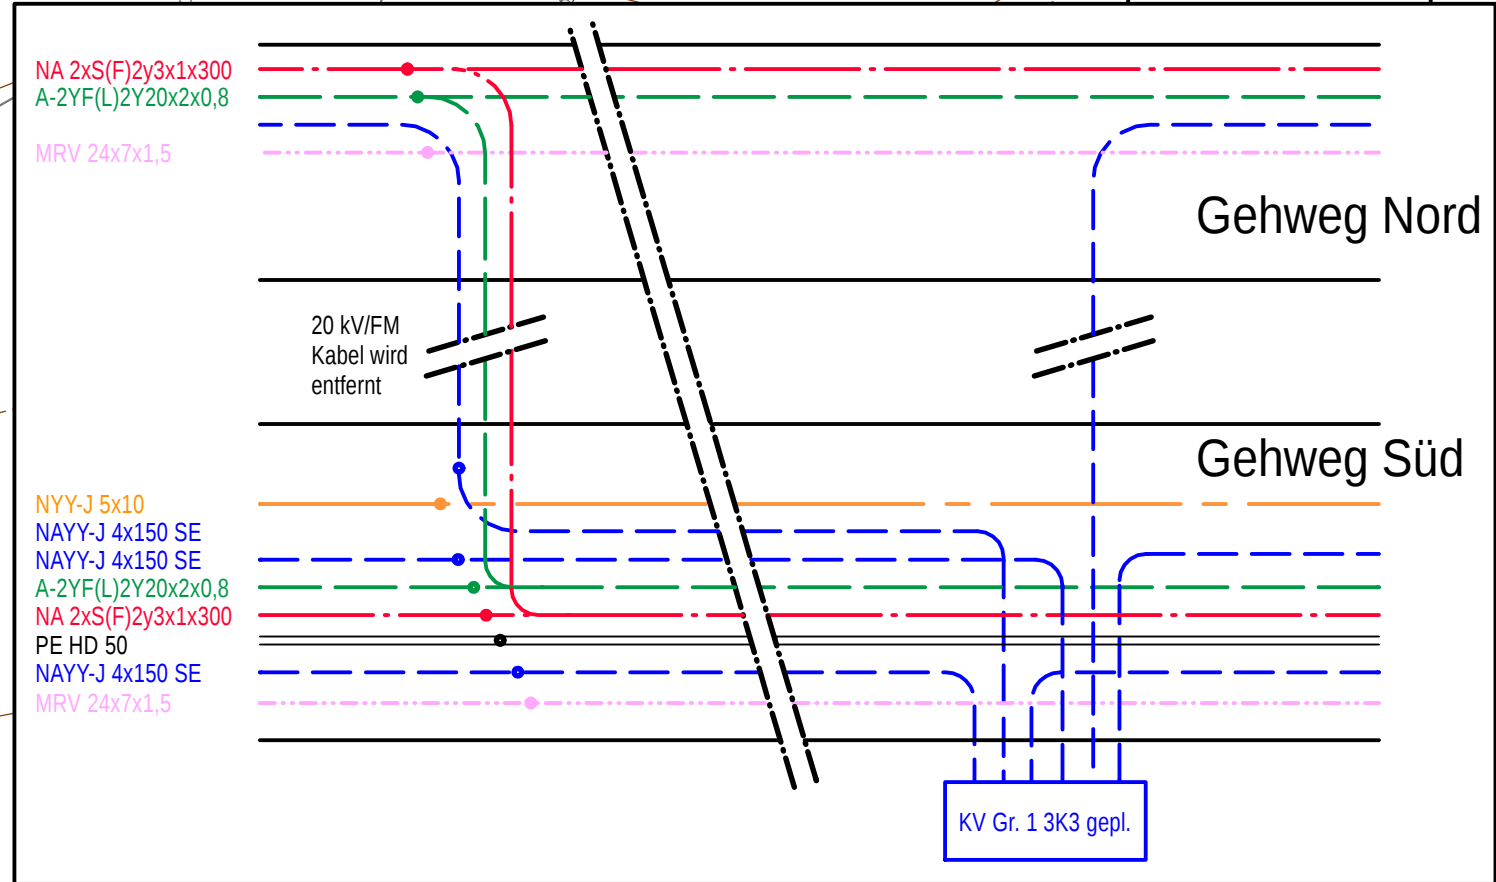

Detail Trafostation

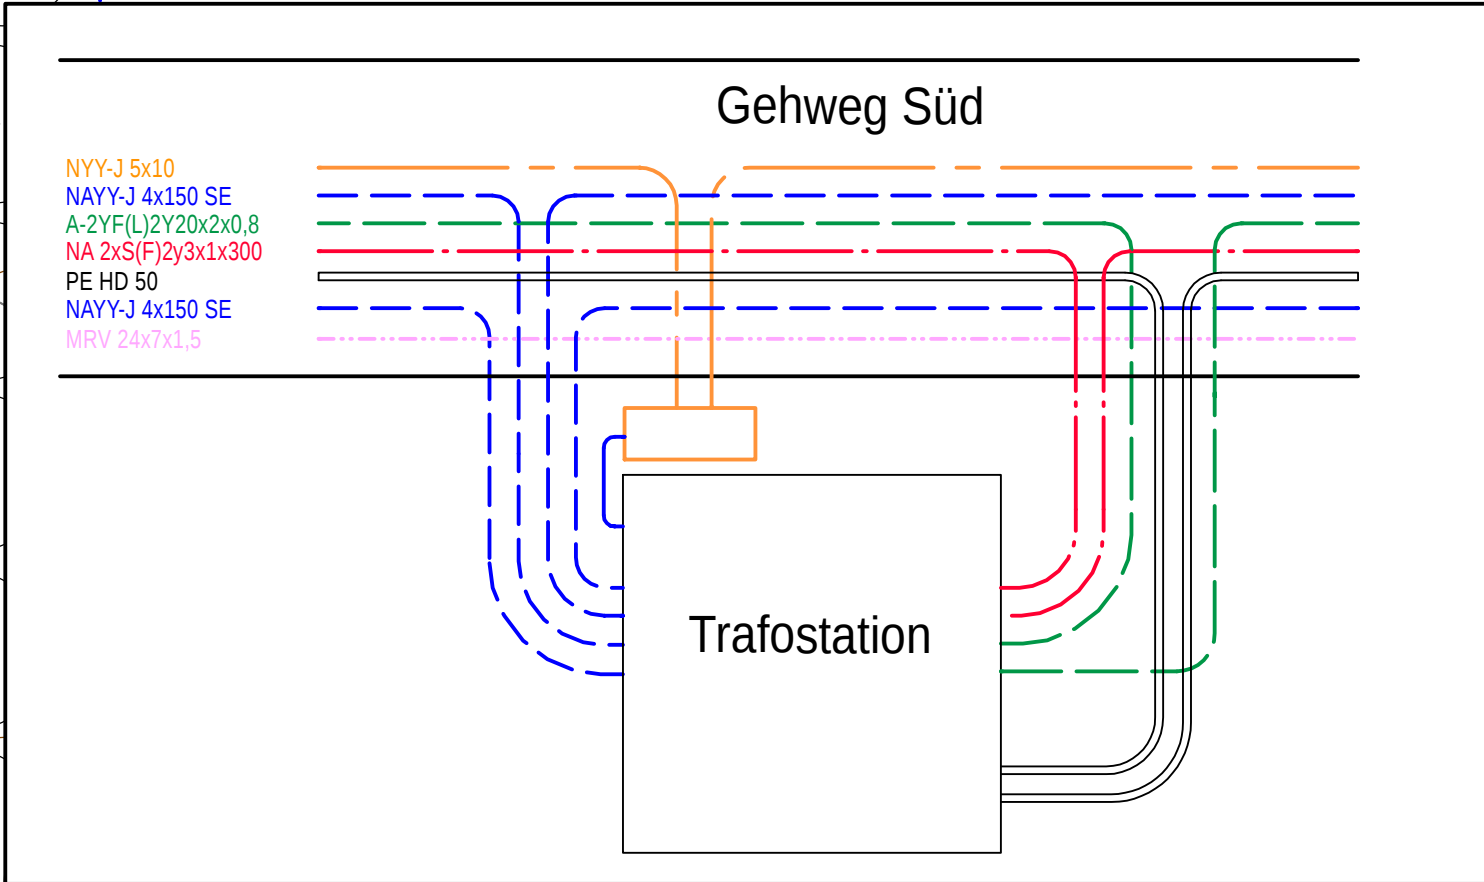

Detail Kabel

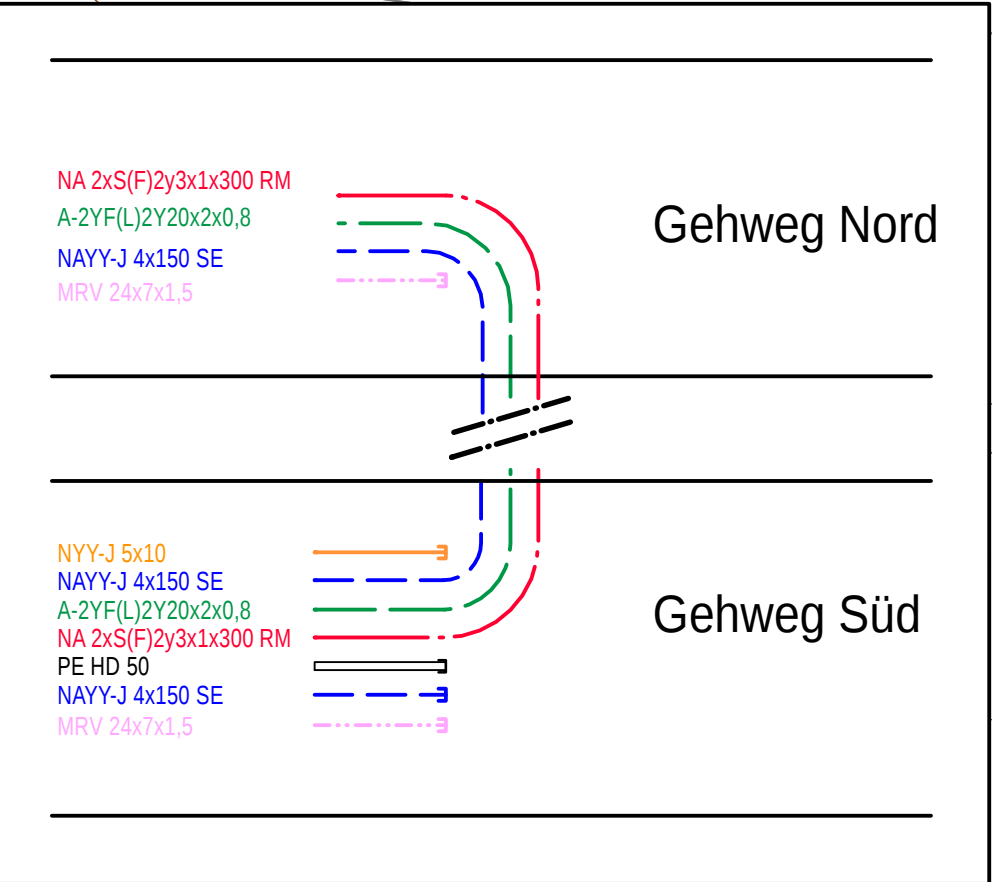

Legende	
Planung	
	MW-Sammelkanal
	RW-Sammelkanal
	MW-Druckleitung
	Wasserversorgung
	Kabeltrasse
	Leerrohre
	Straßenentwässerung
	Straßenbeleuchtung
	Fläche für Trafostation
Bestand	
	Kanal mit Einstiegsschacht
	Druckleitung
	Wasserversorgung
	Gasversorgung
	Kabeltrasse
	Straßenbeleuchtung

Straßenbeleuchtung

Straßenbeleuchtung im Grünstreifen nur auf Südseite wie im Bestand
Abstand der Masten ca 35 m
Mastfundament DN 400 T=1,5m

Bauherr		Stadtwerke Schwäbisch Gmünd GmbH Bürgerstraße 5 73525 Schwäbisch Gmünd Tel. (07171) 603-8111
Bauherr		Stadtverwaltung Schwäbisch Gmünd Tiefbau-, Garten- und Friedhofsbau Waisenhausgasse 1-3, 73525 Schwäbisch Gmünd Tel. (07171) 603-0, Fax: -1019
Planfertigung		VTG Straub Ingenieurges. mbH Hermann-Schwarz-Str. 8 73072 Donzdorf Tel. (07162) 910 13-0, Fax: -23
Nr.	Art der Änderung	
a.	Detail Kabel geändert & Detail Trafosta.-Anschluss Best. ergänzt	
		Datum 23.11.2020
		Name Fa
Kreis	Ostalbkreis	Plan 3.0
Stadt	Schwäbisch Gmünd	Datum 09.11.20
Gemarkung	Schwäbisch Gmünd	Name Leo
Industriegebiet Gügling Nord IV Regenwasserbehandlung und -Rückhaltung Entwurfsplanung 11+2020		geprüft
Lageplan Leitungsbau		Maßstab: 1 : 500
Gefertigt: / Planfertiger: Donzdorf, den 09.11.2020		Genehmigt:
VTG Straub Ingenieurges. mbH Hermann-Schwarz-Str. 8 73072 Donzdorf		
Anerkannt: / Antragsteller: Schwäbisch Gmünd, den		
gez. i.A. Leonhardt		
20-485 CAD 1.0 SE-Gügling Nord II_UFM / AUS-GÜGL-4-PLANLAGE-STWVG-KANAL/PLT		
Dieser Plan ist urheberrechtlich geschützt. Bei Weiterverwendung nach Auszugswortlaut ist der VTG Straub Ingenieurges. mbH als Urheber auf dem Plan zu vermerken.		