


URHEBERRECHTLICH GESCHÜTZT!
 Die hier dargestellten Zeichnungen sind dem für zugrundeliegenden Entwurf,
 der Planung und Ausführung vorbehalten. Die Nachahmung und Vervielfältigung,
 auch von Einzelheiten, ist nur mit unserer ausdrücklichen Genehmigung gestattet.
 Weder die Benutzung noch die Weitergabe durch den Empfänger oder Dritte zieht zivil- und
 strafrechtliche Folgen nach sich.

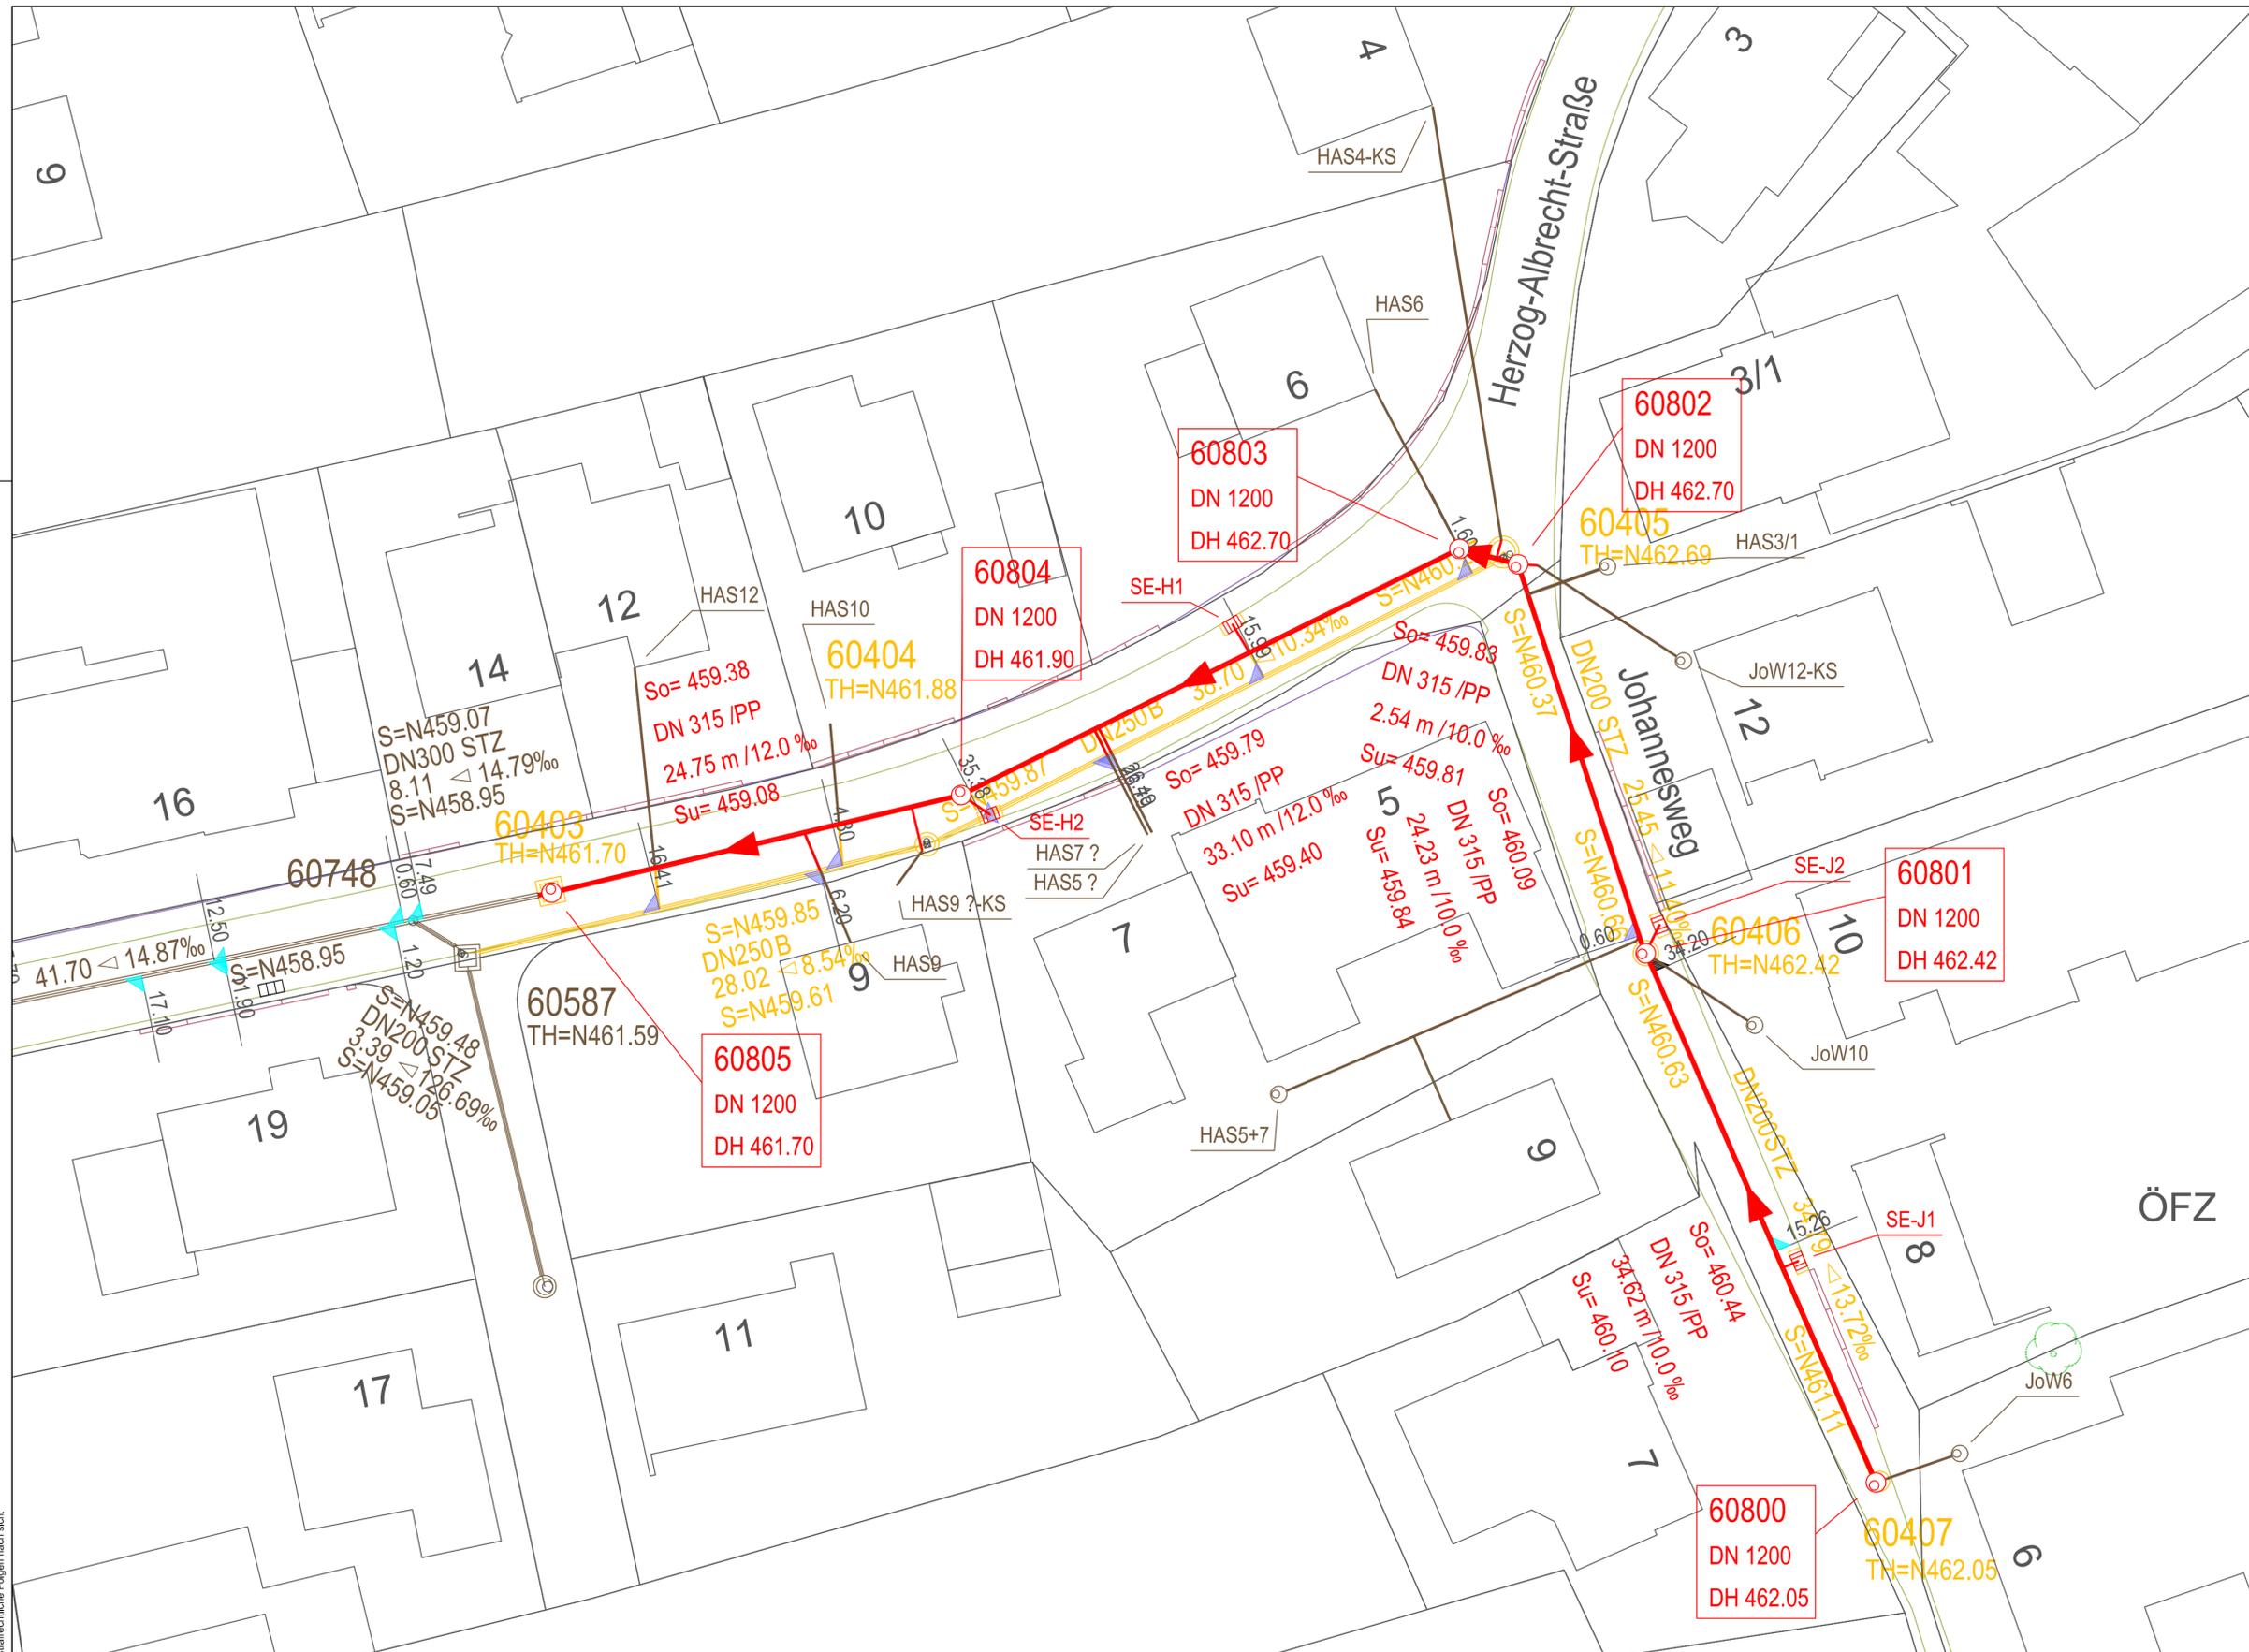

Legende

MW-Kanalbestand		MW-Kanalneubau	
SW-Kanalbestand			
RW-Kanalbestand			
Kanalabbruch			
Straßeneinlauf - Bestand		Straßeneinlauf - Neubau	
Straßeneinlauf - Abbruch		Grundstücksausflucht	
Bestehende Versorgungsleitungen			
Strom		Fernwärme - VL	
Gas		Fernwärme - RL	
Trinkwasser		Fernmeldeleitung	

Bestehende Leitungen und Kabel sind nachrichtlich aus Bestandsplänen entnommen.
 Die genaue Lage ist, vor Beginn der Arbeiten, durch den Auftragnehmer, bei den zuständigen Leitungsträgern
 einzuholen und vor Ort zu überprüfen.

Index	Art der Änderung	Datum	Zeichen

STADT SCHWÄBISCH GMÜND STADTTEIL Lindach	Ausschreibung		
	bearbeitet	Datum	Zeichen
Kanalaustausch Johannesweg und Herzog-Albrecht-Straße	09.12.2022	Schwenk	
 SCHWÄBISCH GMÜND Tiefbauamt und Stadtentwässerung Jürgen Musch	Lageplan		
	Maßstab 1 : 250		